


SCHEMA IMPIANTO ANTINCENDIO E FOGNATURA

Scala 1:100

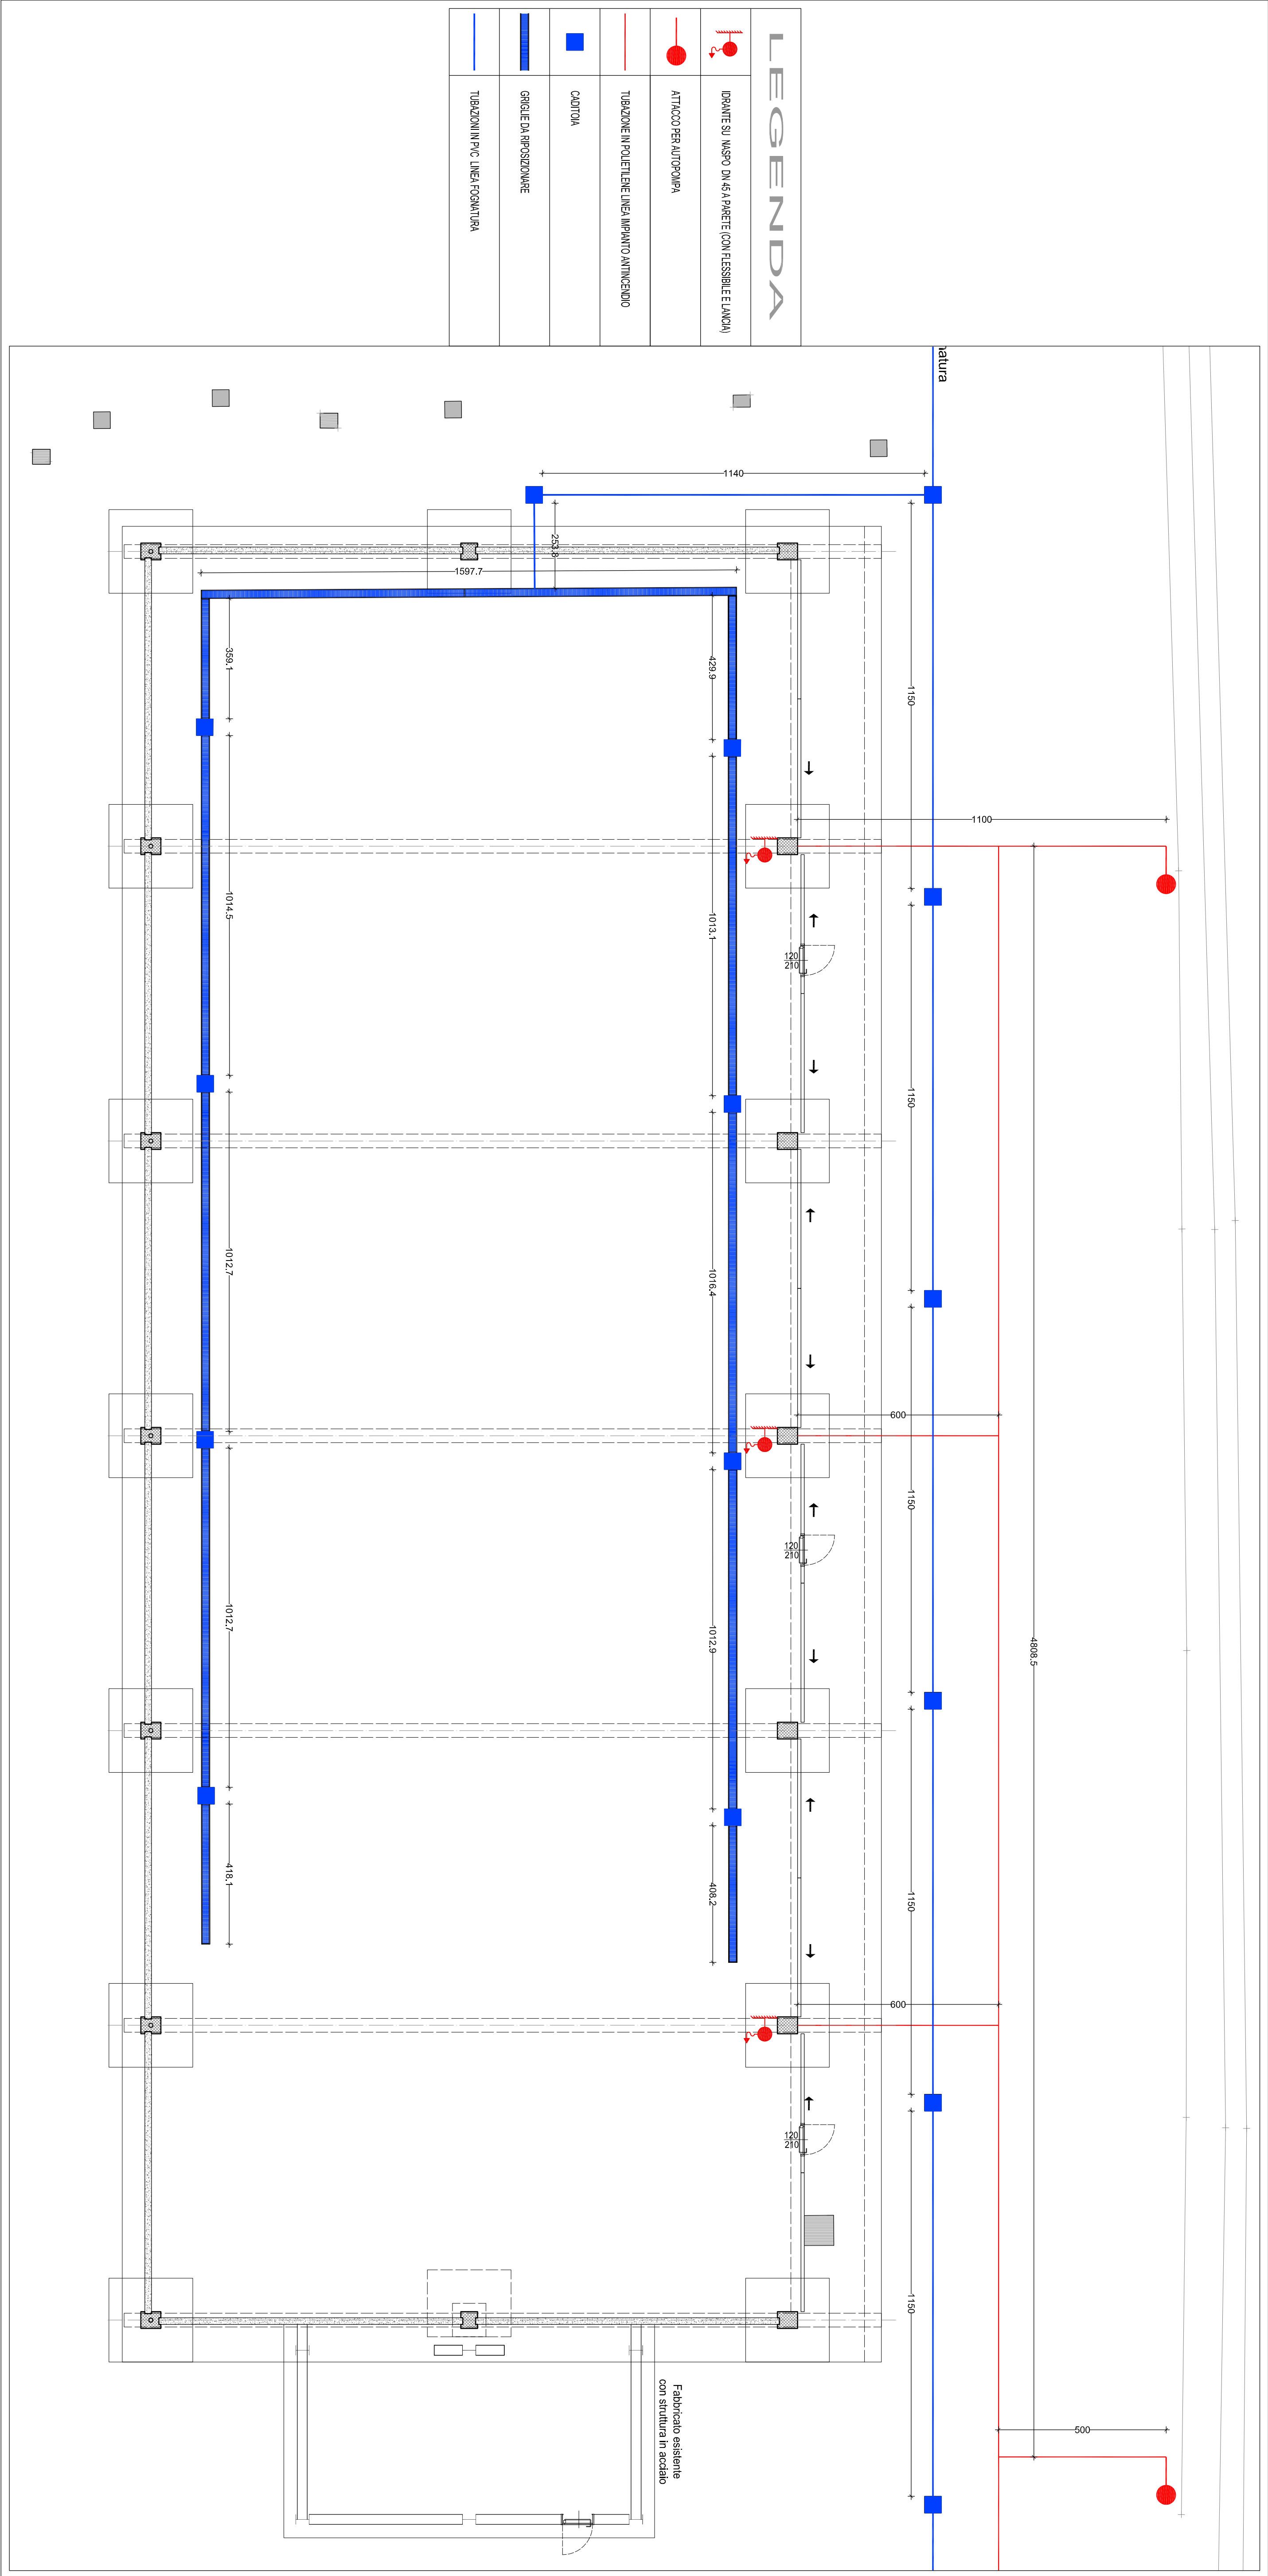

SIN DI CASALE MONFERRATO
EFFICIENTAMENTO DISCARICA AMANTO
REALIZZAZIONE STRUTTURA PREFABBRICATA
SU PIATTAFORMA AREA SERVIZI

04/12/2017

GGIORNAMENTO

ELABORATI GRAFICI

**PROGETTO
DEFINITIVO-ESECUTIVO**

PROGETTO ARCHITETTONICO
SCHEMA IMPIANTO ANTINCENDIO
E FOGANTURA

FILE:

R.U.P.: F.to Arch. Chiara Formaro
D.L.: F.to Geom. Roberto Marinotti

DIRIGENTE: F.to Arch. Piercarla Coggiola

1000000

MODIFICHE GIORNAMENTI	AGGIORNAMENTO N.	1 - EMISSIONE		
	DATA	04/12/2017		

CONTROLLO		DISSEGNAITORE	CONTROLLO	APPROVAZIONE
	FIRMA			

CONTROLLO				
	FIRMA			